


Detalhe S1
escala 1:25

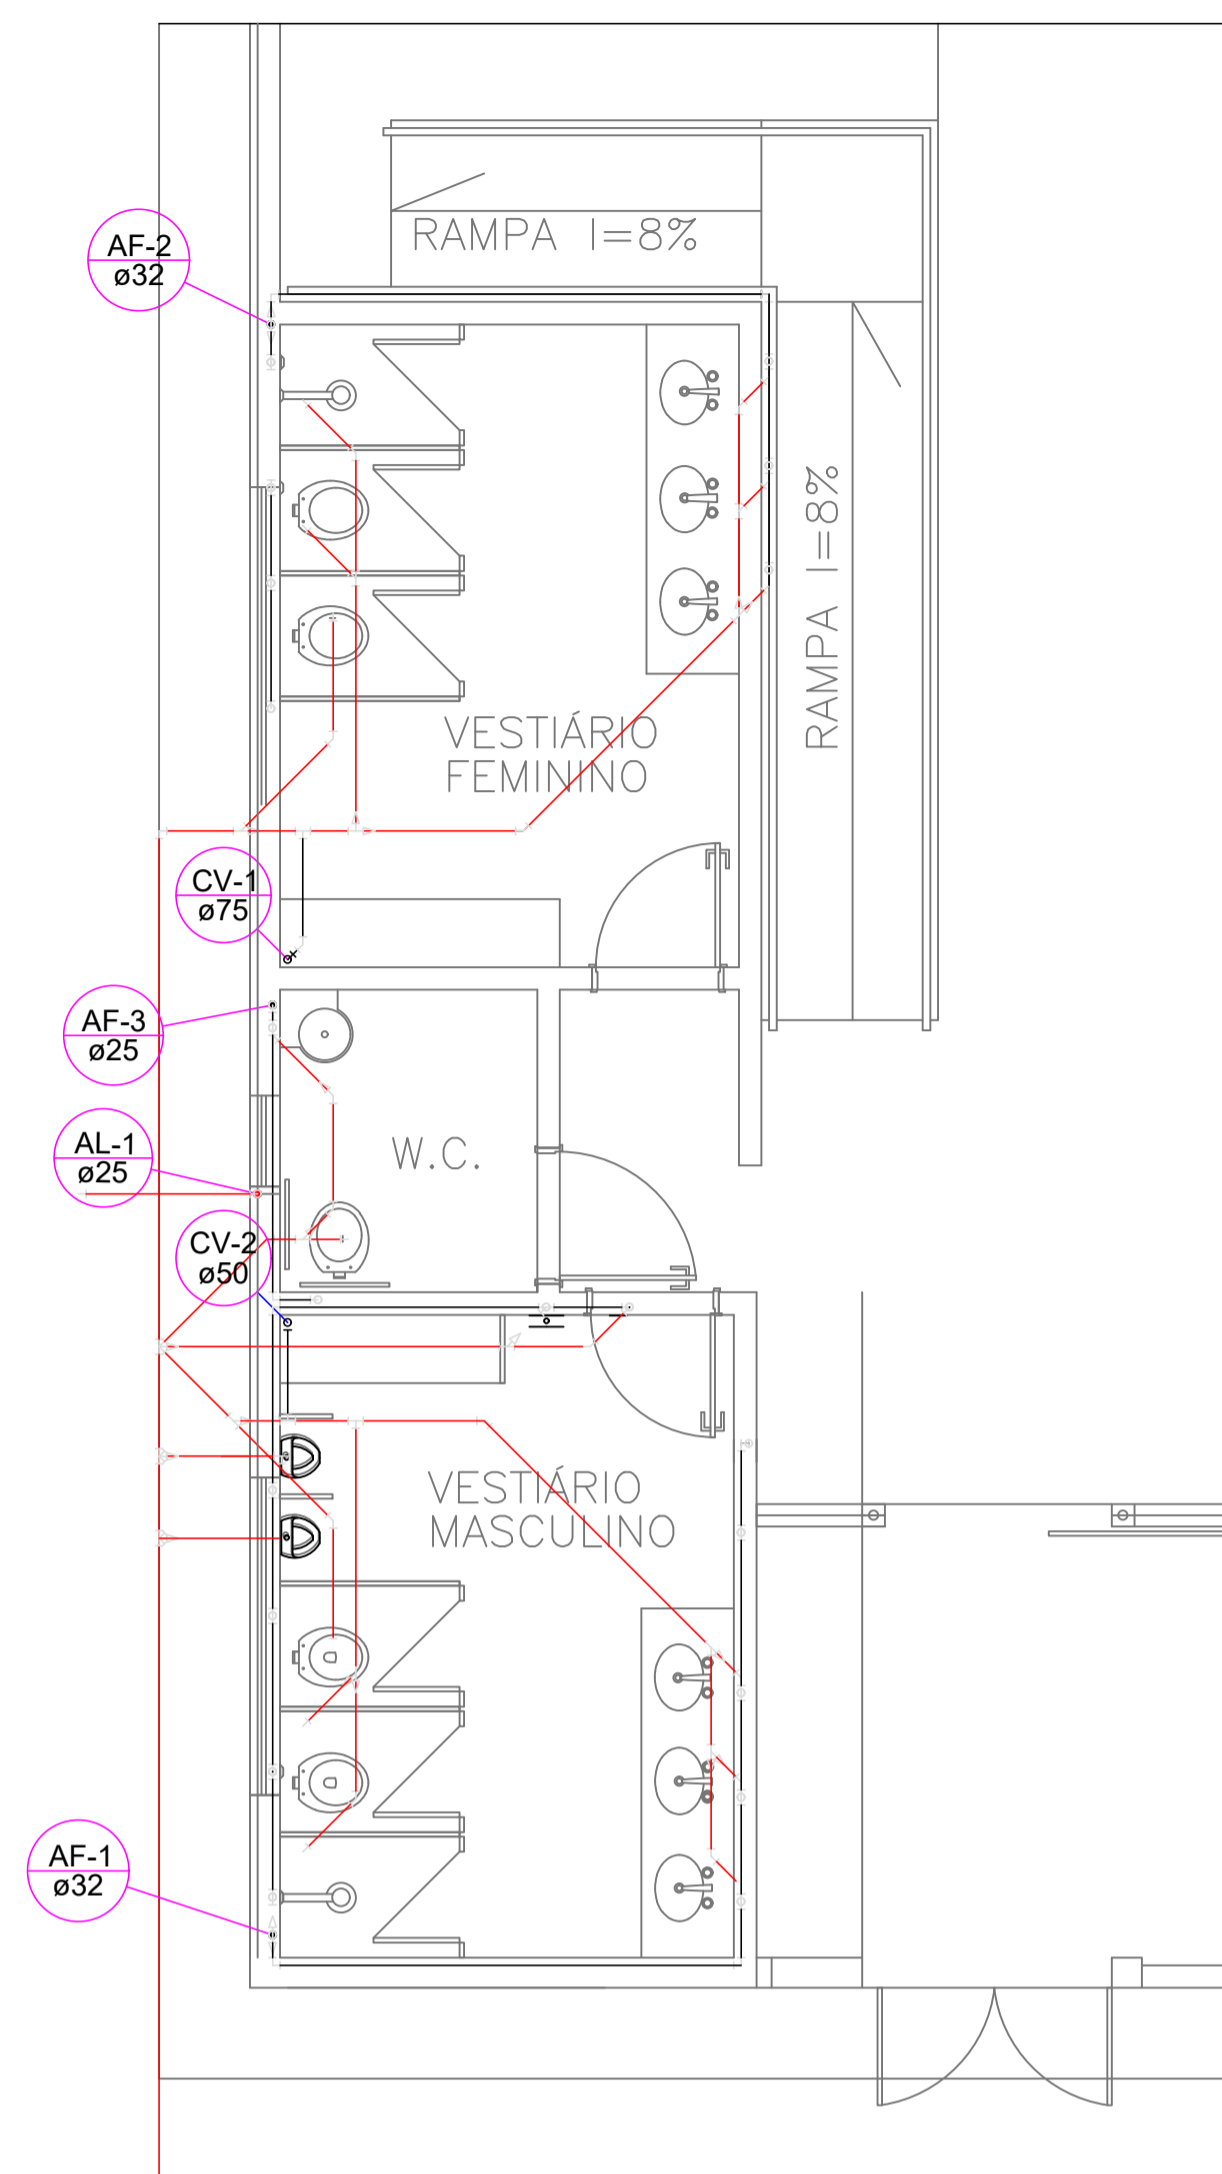

Planta 1º Pavimento
escala 1:50

| Lista de Materiais | |
|---|---------|
| PVC rígido soldável | |
| Joelho 90° soldável | 1 pz |
| 25 mm | 3,94 m |
| Tubos | |
| 25 mm | |
| Canais de Passagem | |
| Canais de passagem esgoto simples | |
| CE- 60x60 cm | 2 pz |
| PVC Acessórios | |
| Canais técnicos | |
| 150x150x20 | 4 pz |
| 150x150x15 | 1 pz |
| Ralo alifanado alt. reg. saída 40 | 4 pz |
| 100 mm - 40 mm | |
| Sifão de copo p/ pia e lavatório | 7 pz |
| 1" - 1 1/2" | |
| Sifão Resilvil p/ Mistório | 2 pz |
| 1 1/4" 2" | |
| Maneja p/ lavatório e tanque | 7 pz |
| PVC Esgoto | |
| Bucha de redução longa | 2 pz |
| 50 mm - 40 mm | |
| Curva 90 curta | 3 pz |
| 100 mm | 13 pz |
| 40 mm | |
| Joelho 45 | 3 pz |
| 100 mm | |
| 40 mm | 5 pz |
| 30 mm | 3 pz |
| Joelho 90 | 2 pz |
| 100 mm | |
| 40 mm | 2 pz |
| Joelho 90 cranet p/ esgoto secundário | |
| 40 mm - 1 1/2" | 7 pz |
| Junção simples | 2 pz |
| 100 mm - 50 mm | |
| 100 mm - 100 mm | 3 pz |
| Redução esdrúscula | |
| 100 mm - 75 mm | 1 pz |
| Tubo rígido p/ ponte lisa | 13,65 m |
| 100 mm - 4" | 14,96 m |
| 40 mm | 12,63 m |
| 75 mm - 2" | 0,44 m |
| 75 mm - 3" | |
| 14,45 | |
| 40 mm | 5,05 |
| PVC Esgoto | |
| Joelho 45 | 1 pz |
| 75 mm | |
| Joelho 90 | 2 pz |
| 50 mm | 7 pz |
| 15 mm | |
| Tubo PVC ponte-bucha c/ vinta | |
| 75 mm - 3" | 0,64 m |
| Tubo rígido p/ ponte lisa | |
| 50 mm - 2" | 0,55 m |
| 75 mm - 3" | 0,03 m |
| T8 sanitário | 1 pz |
| 50 mm - 40 mm | 1,65 |
| 75 mm - 75 mm | |
| Acabamentos | |
| Bebedouro | 1 pz |
| 25mm 1/2" | |
| Chuveiro | 4 pz |
| 25mm 1 1/2" | |
| Mistura de Descarga Descontinua | |
| 1/2" | 2 pz |
| Tanque de lavatório | |
| 25 mm - 1/2" | 7 pz |
| W.C. Sanitário c/ ox. acoplada | |
| 1/2" | 5 pz |
| 1/2" | |
| Metais | |
| Registro de gaveta c/ canopia cromada | |
| 1 1/4" | 2 pz |
| 3/4" | 1 pz |
| Registro de pressão c/ canopia cromada | |
| 3/4" | 4,85 |
| Metais Pressurizados | |
| Pressostato microtron cromado | 2 pz |
| 1/2" | |
| PVC Acessórios | |
| Canais de ligação p/ vaso sanitário | |
| 1 1/2" | 5 pz |
| Engate Resilvil cobre cromado com canopia | |
| 1/2 - 30cm | 5 pz |
| Engate Resilvil plástico | |
| 1/2 - 30cm | 8 pz |
| PVC misto soldável | |
| Joelho de redução soldável c/ rosca | |
| 25 mm - 1/2" | 5 pz |
| Linha soldável c/ rosca | |
| 25 mm - 3/4" | 4,05 |
| PVC rígido soldável | |
| Maneja sold curta c/bucha-rosca p registro | |
| 25 mm - 3/4" | 6 pz |
| 20 mm - 1" | 4 pz |
| Bucha de redução sold. curta | |
| 20 mm - 25 mm | 1 pz |
| Joelho 90° soldável | |
| 25 mm | 14 pz |
| Tubos | |
| 25 mm | 38,28 m |
| 20 mm | 5,06 m |
| T8 90 soldável | |
| 25 mm | 13 pz |
| T8 de redução 90 soldável | |
| 32 mm - 25 mm | 1 pz |
| Linha soldável | |
| 25 mm | 1,65 |
| PVC soldável azul c/ bucha latão | |
| Joelho de redução 90° soldável com bucha de latão | |
| 25 mm - 1/2" | 14 pz |

Aprovações e Registros.

De Paula
ENGENHARIA | CNPJ: 19.442.968/0001-04

Rua José Virgílio, nº 423 - Loja 01
Bairro Centro - Lima Duarte/MG
Telefone: (32) 9 8490-4353
E-mail: pri_eng@hotmail.com

Responsável Técnico:

Eng° Civil Priscila C. de Paula Neto -
CREA-MG 142702/D

MUNICÍPIO DE SENHORA DOS REMÉDIOS

| | | |
|---|-----------------------------|--------------------------|
| Prefeito Municipal: Willian Nunes Dornelas | CNPJ: 18.094.870/0001-32 | Fone : (32) 3343-1145 |
| CONTRATO CONVÊNIO: RECURSO PRÓPRIO | | |

Título : CONSTRUÇÃO DE QUADRA COBERTA

| | |
|--|---|
| Endereço da obra : AVENIDA PREFEITO JOSÉ PAULO DE ASSIS S/N° DISTRITO DO JAPÃO - SENHORA DOS REMÉDIOS - MG | Área de regularização: Folha : 01/03 |
|--|---|

| | | |
|-------------------------------------|--|---|
| Contêúdo: PROJETO HIDROSANITARIO | Escala : Indicada Data base : Agost. 2023 | Revisão N°: 00 Data : 22/02/2024 |
|-------------------------------------|--|---|